




Grundriss

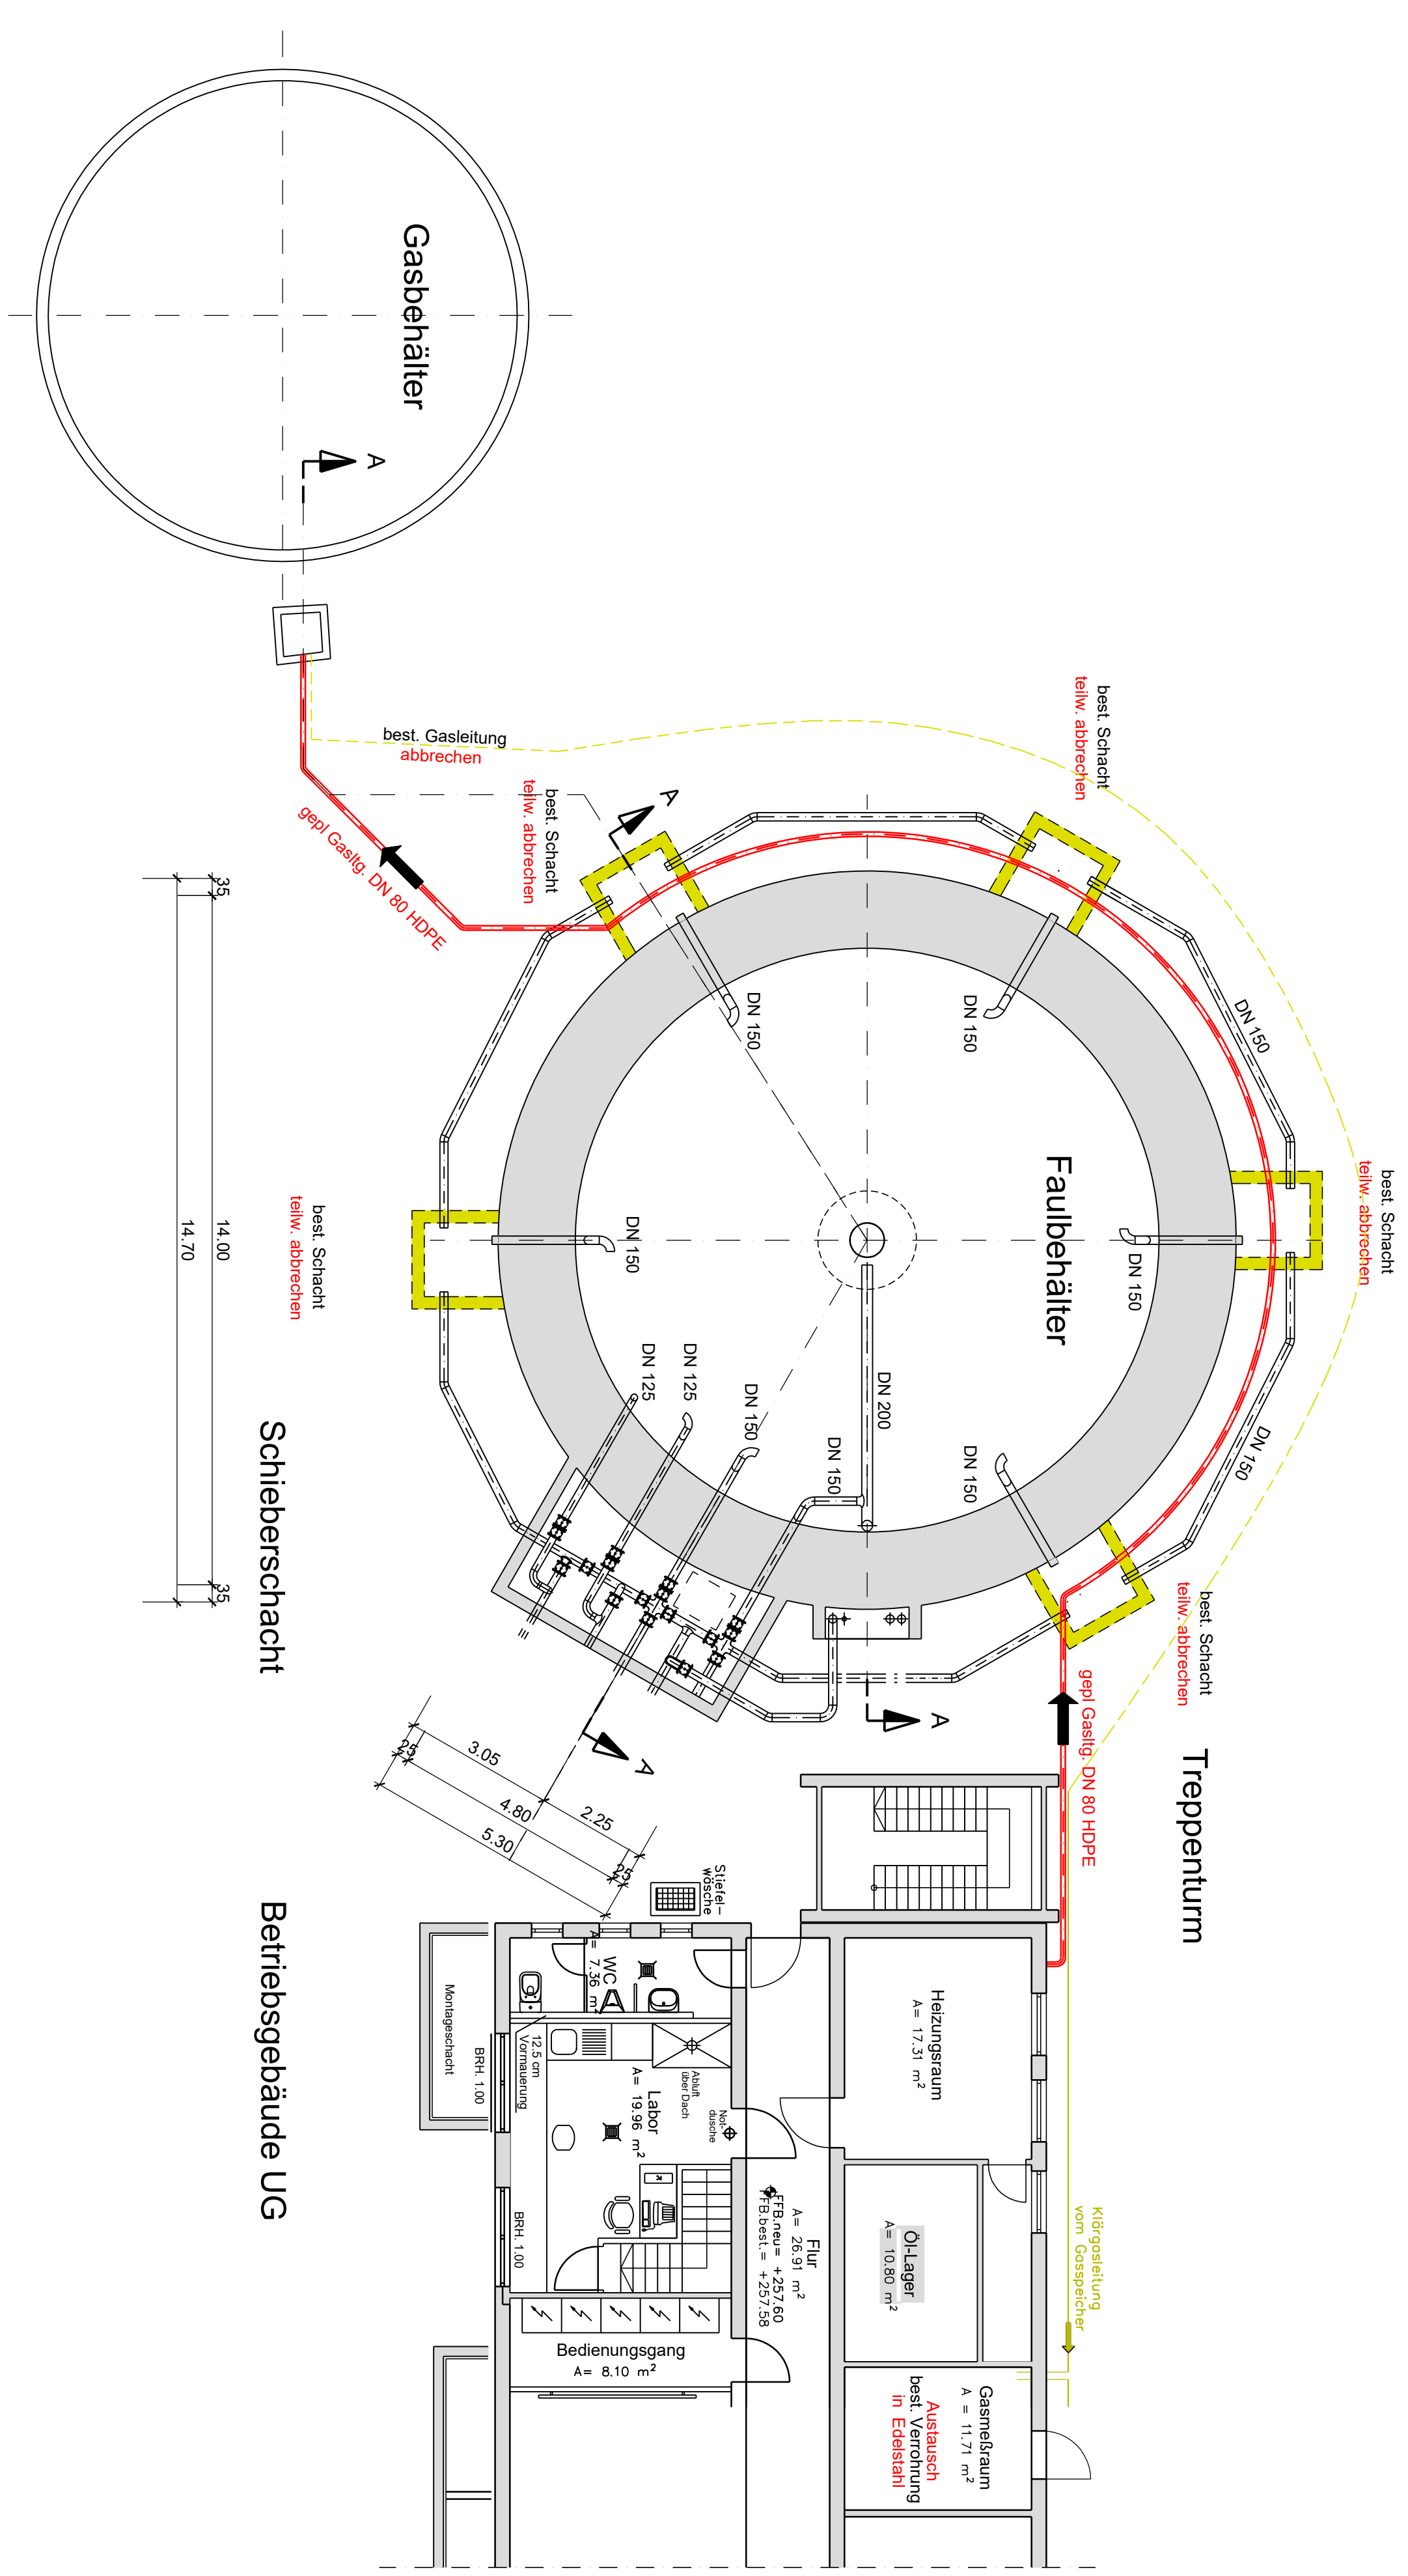


Draufsicht

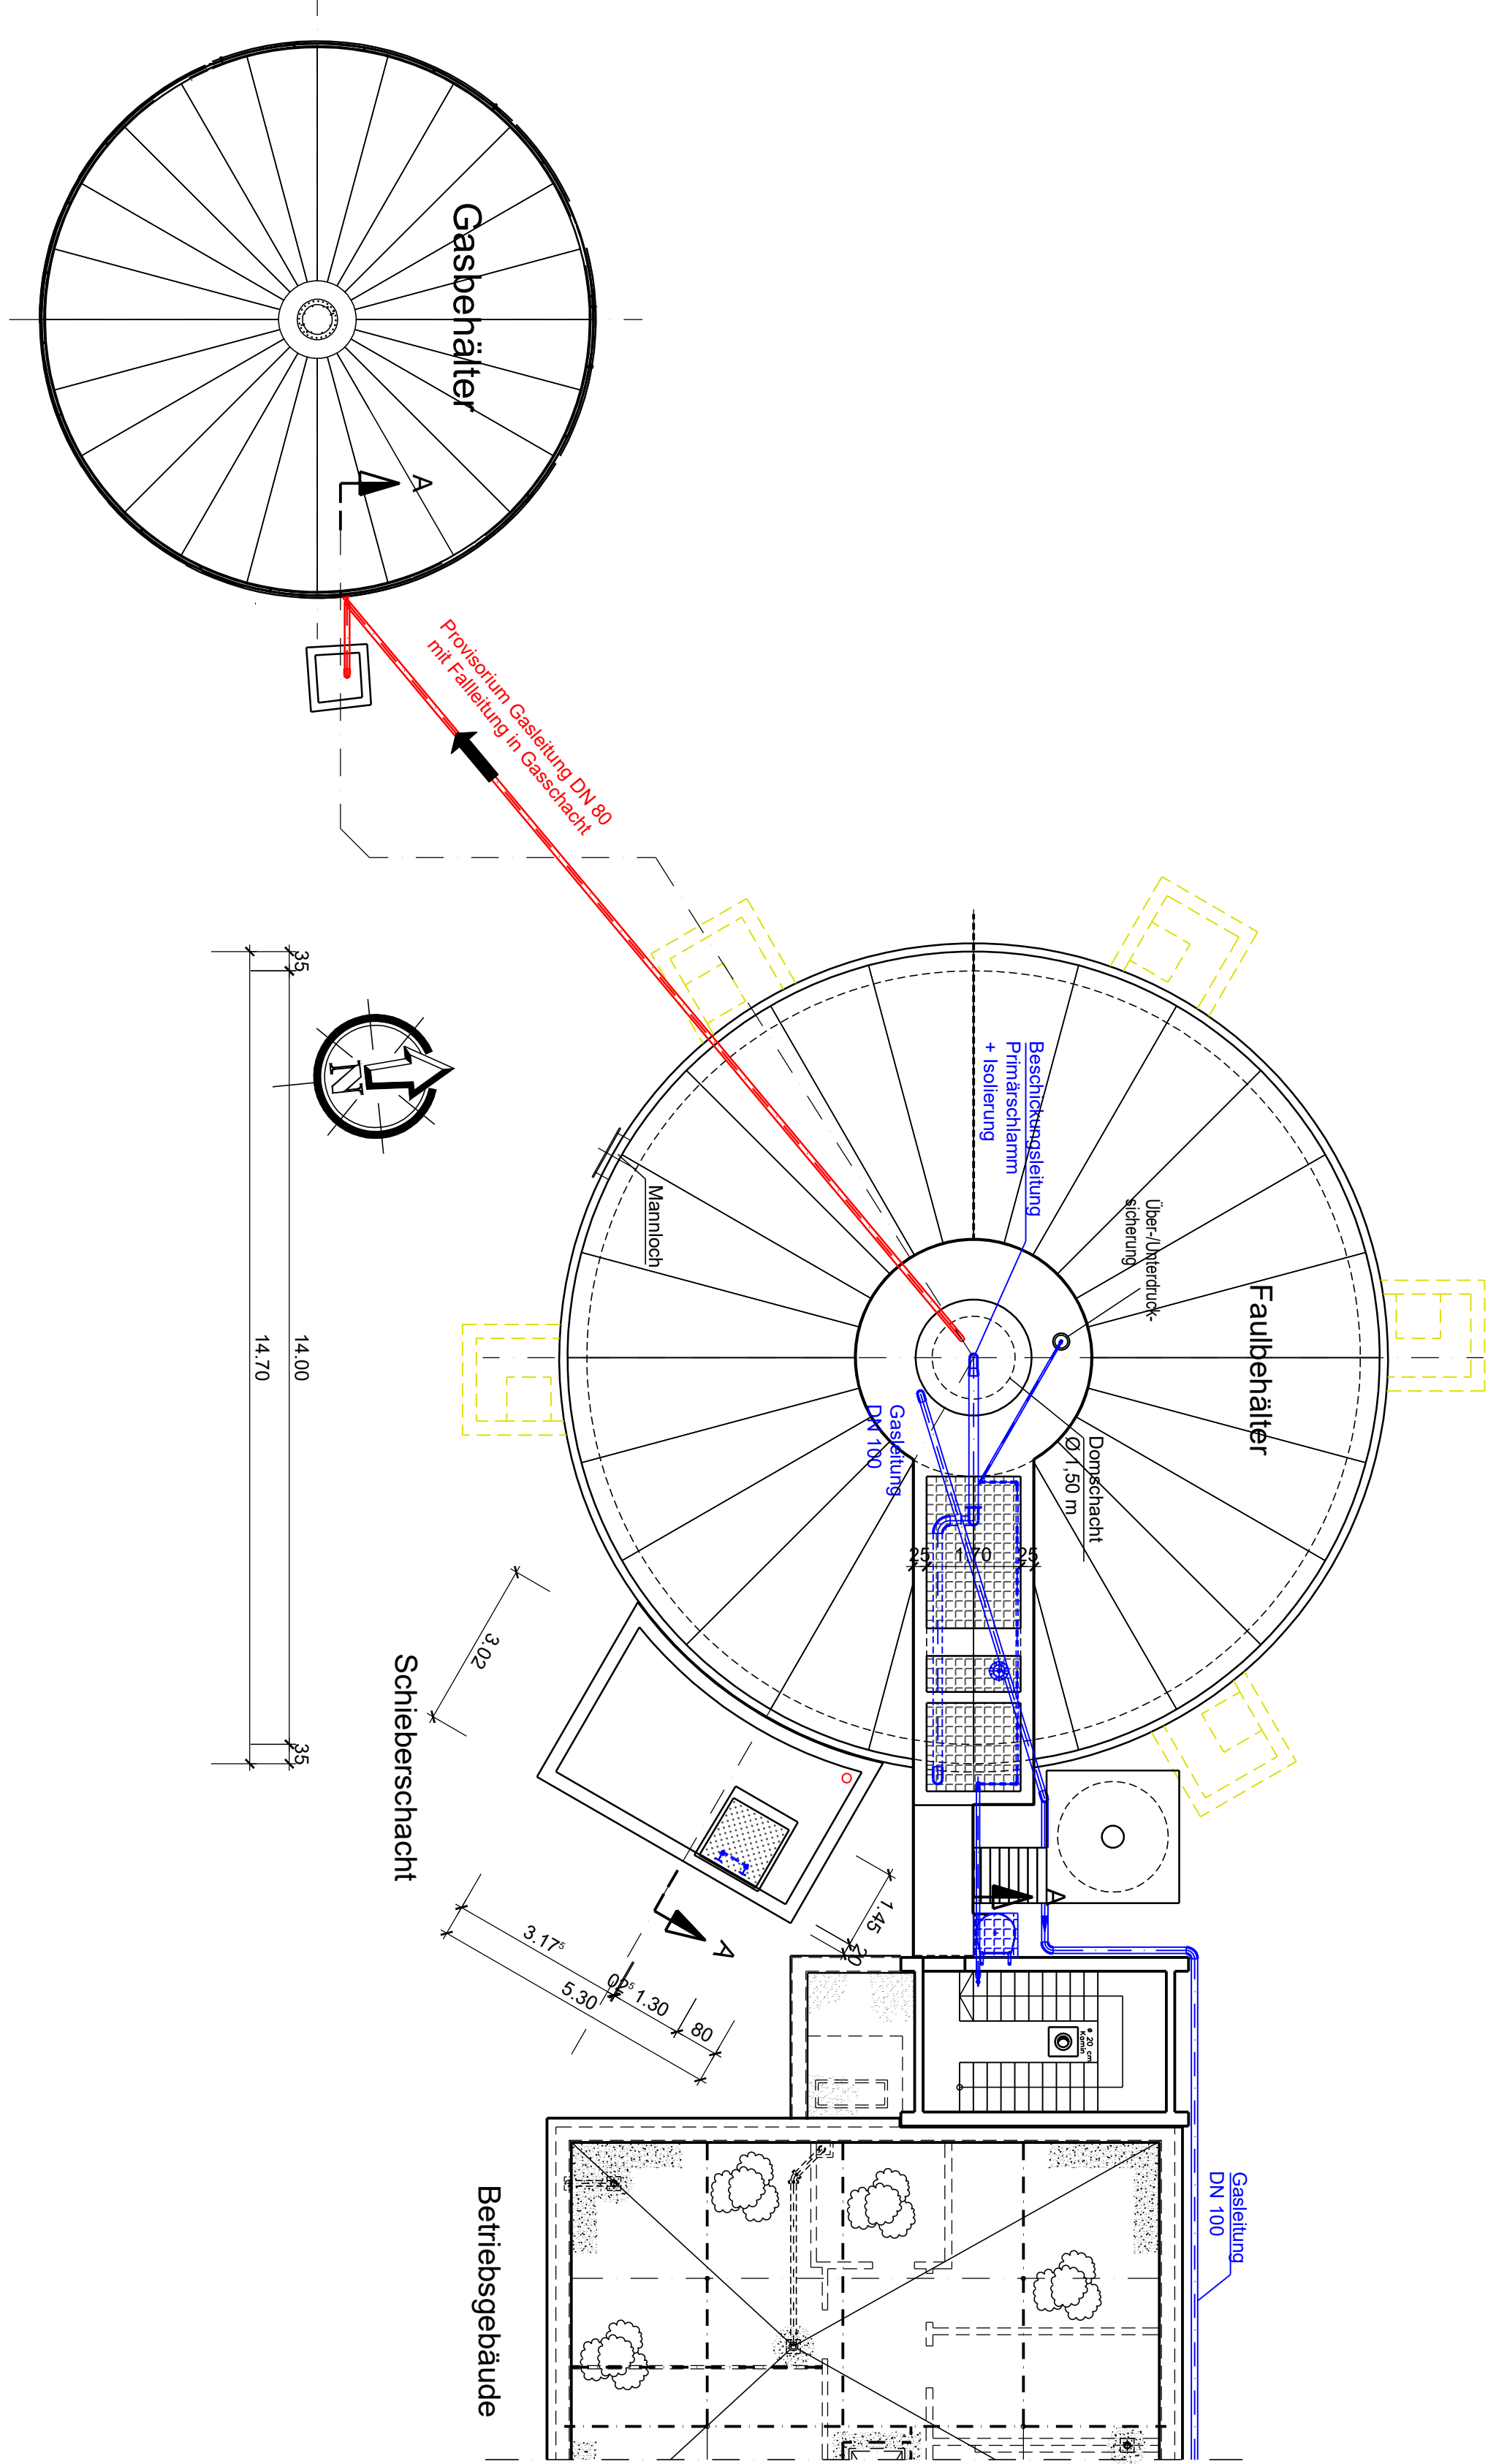

Schnitt A - A

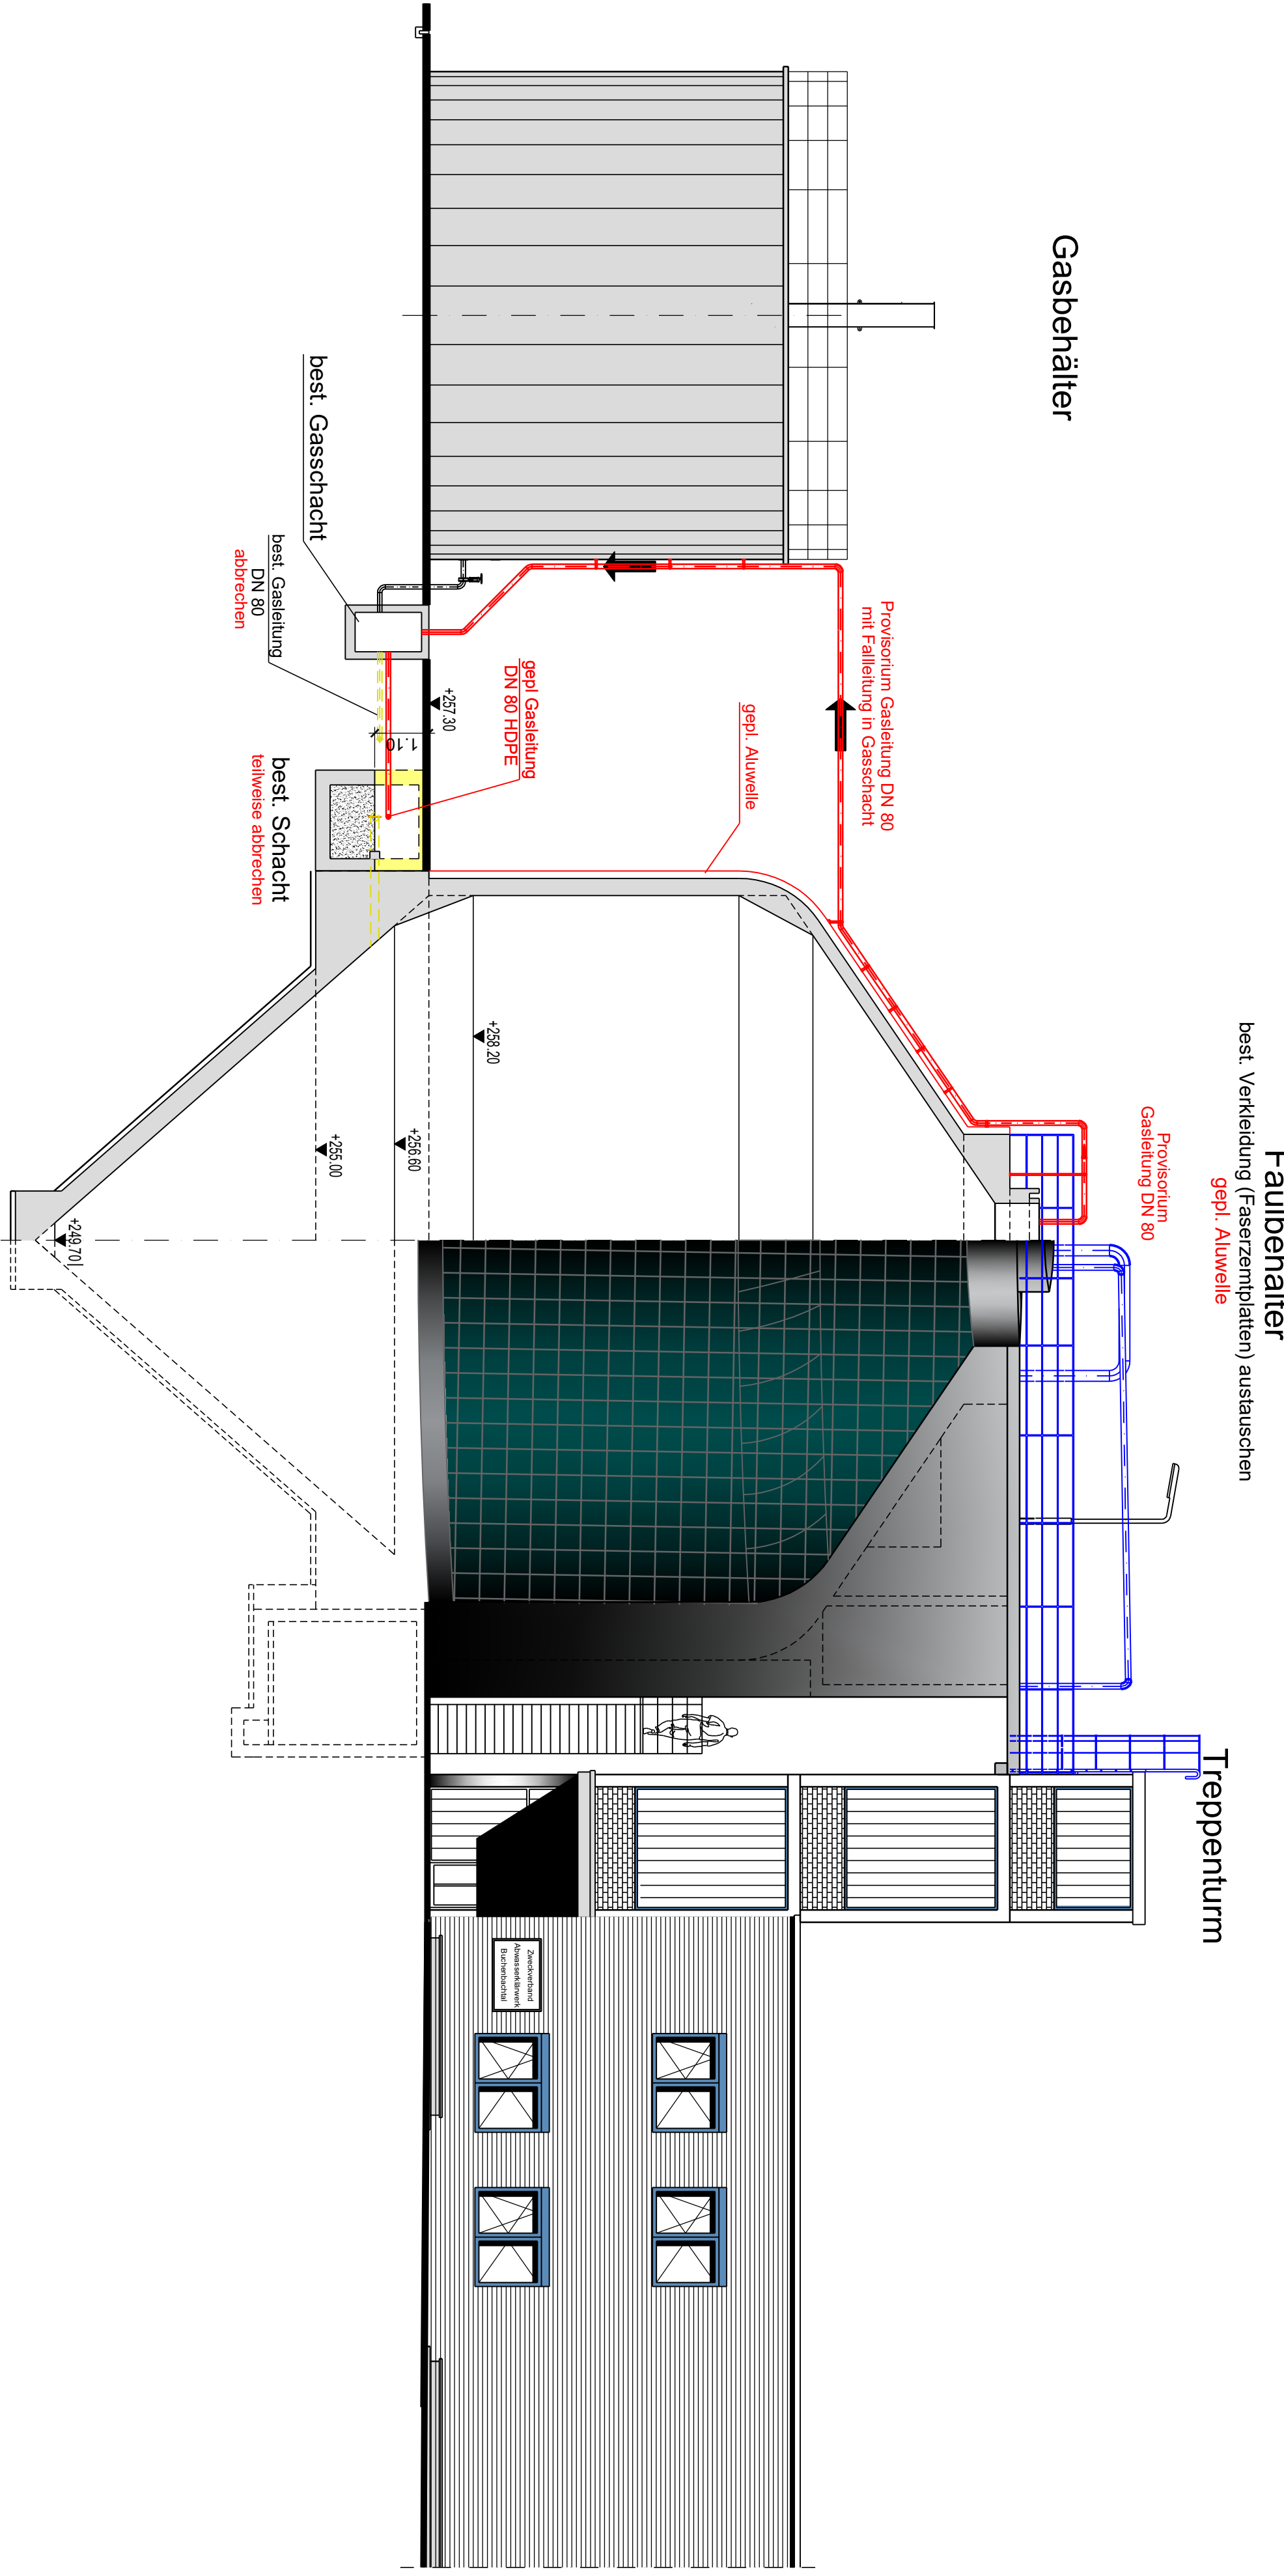

Lageplanausschnitt
M. 1 : 250

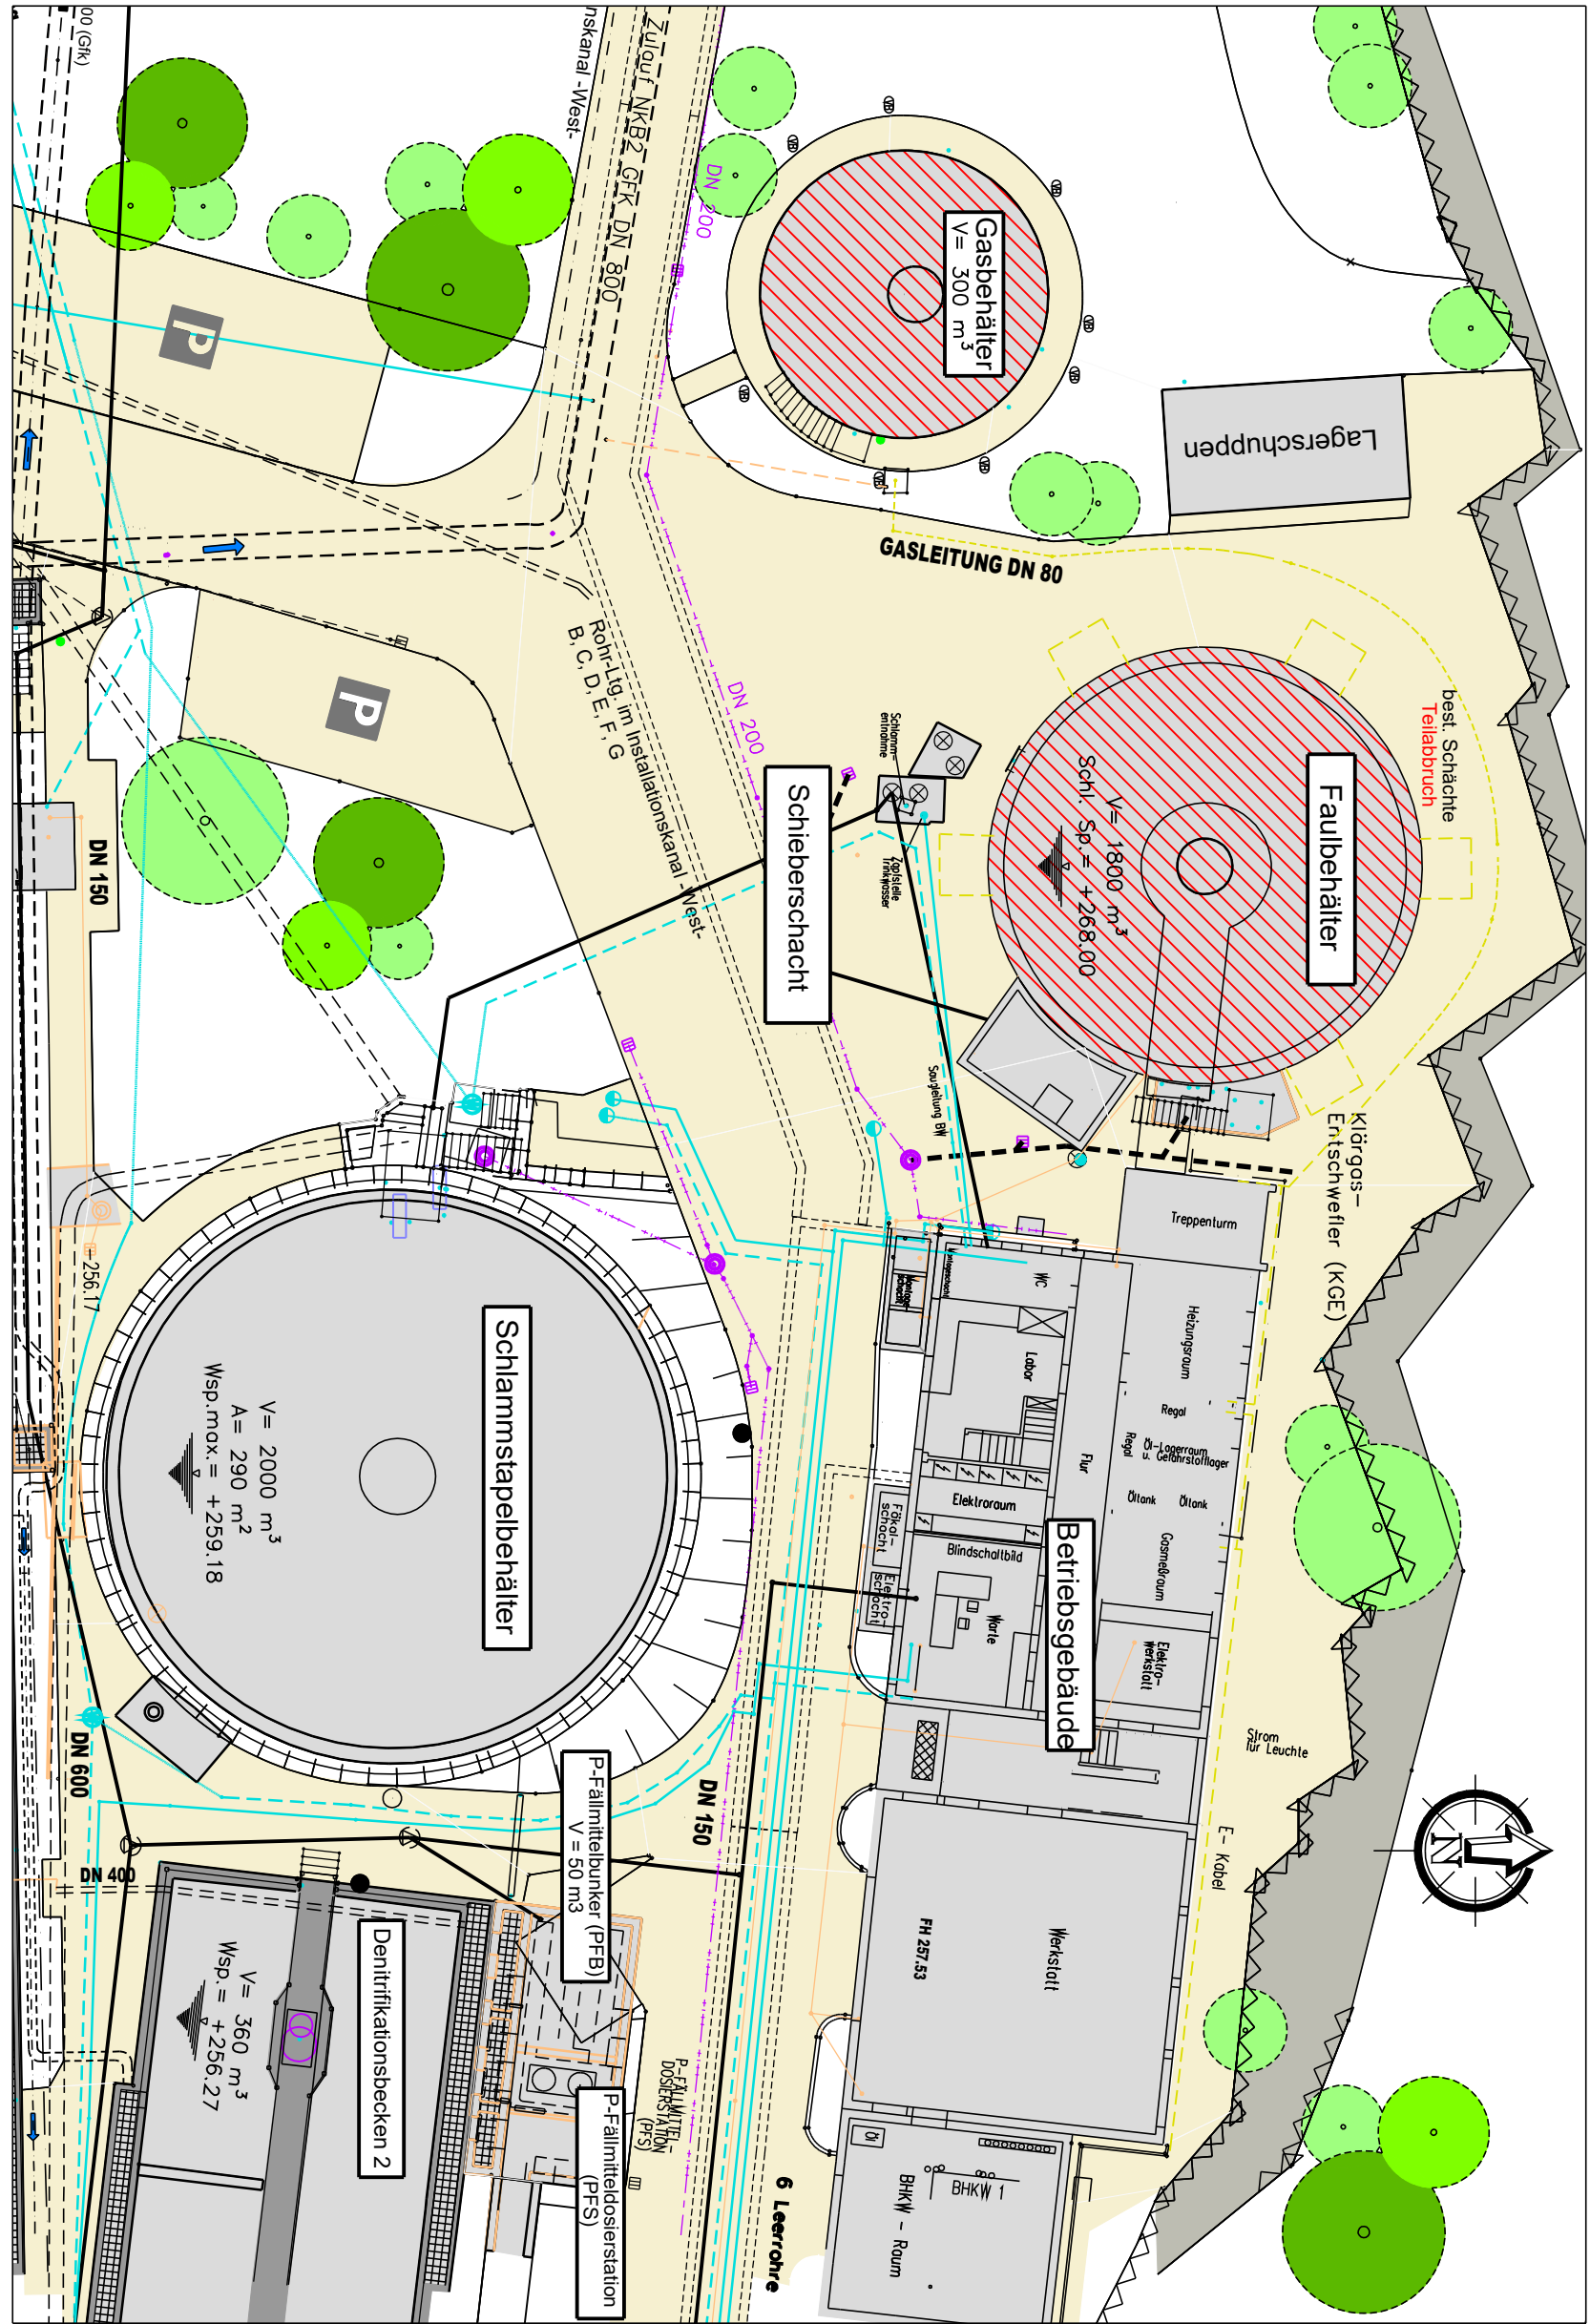

- LEGENDE
- Bestand
 - Planung
 - Abbruch

Objekt			
Abwasserklärwerk Buchenbachtal			
Bauherr	Verbandsgemeinschaftstelle Torstraße 10 71364 Württemberg		
Vorbereiter	Süddeutsche Abwasserreinigungs-Ingenieur GmbH 89081 Ulm www.sag-ingenieur.de		
Projekt	Austausch Klärgasleitung - Variante 2 - Teilabruch best. Schächte		Projektantrag
Planzustand	Grundriss, Draufsicht, und Schnitt sowie Lageplanausschnitt		Leistungsplan
geplant	Datum 21.01.2026	Maßstab 1 : 100 / 250	
geplant	Fristpunkt 21.01.2026	Fristnummer 1737-P-202	
Dieses Dokument ist Eigentum der SAG Ingenieure. Die Weitergabe oder Kopie ist ohne schriftliche Genehmigung der SAG Ingenieure ist ausdrücklich untersagt.			